




PRZEKRÓJ A-A

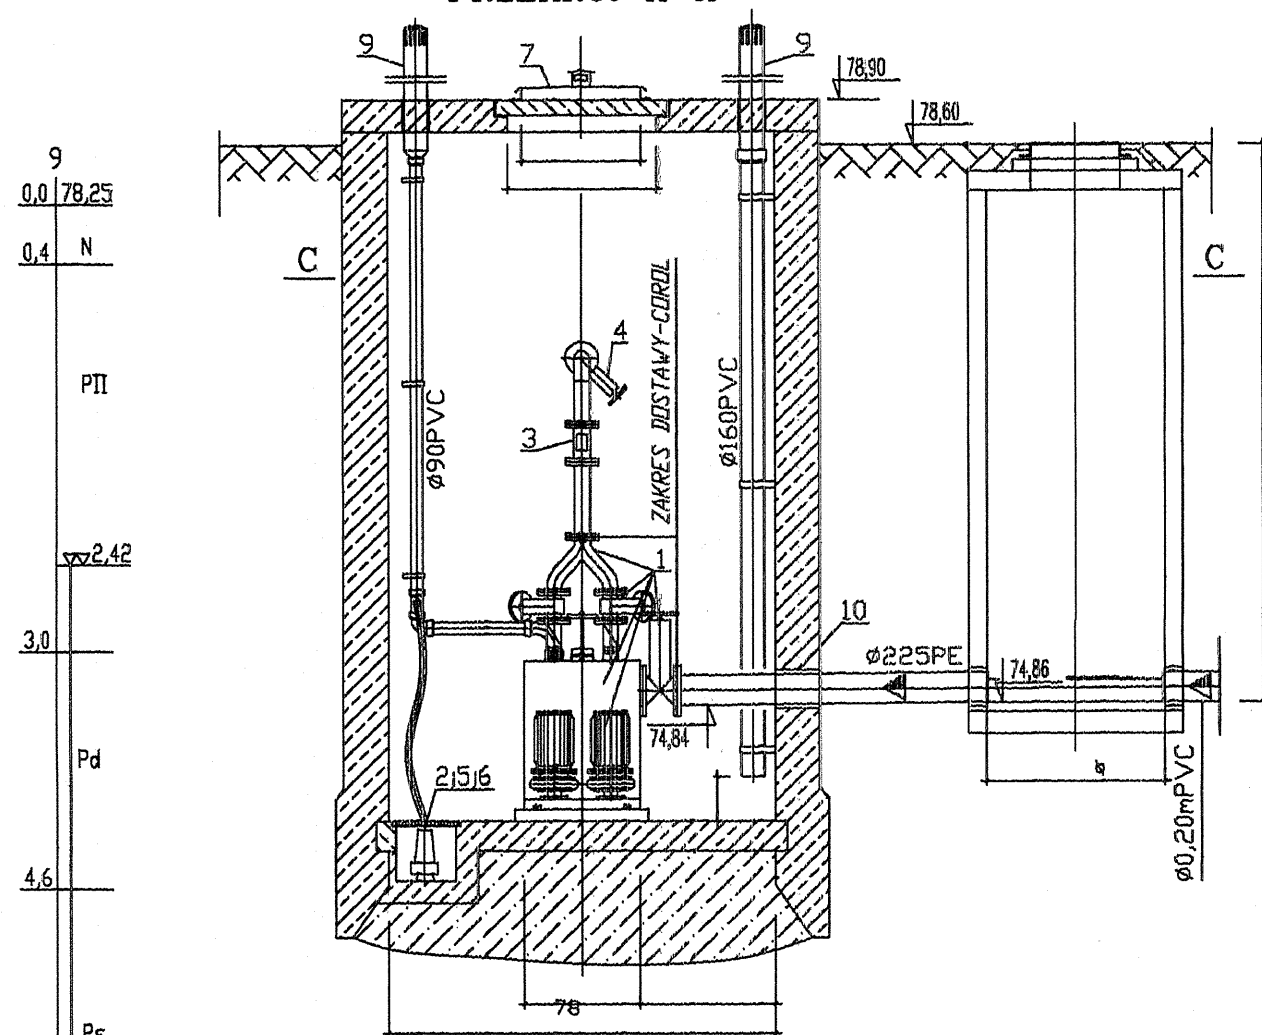

PRZEKRÓJ C-C

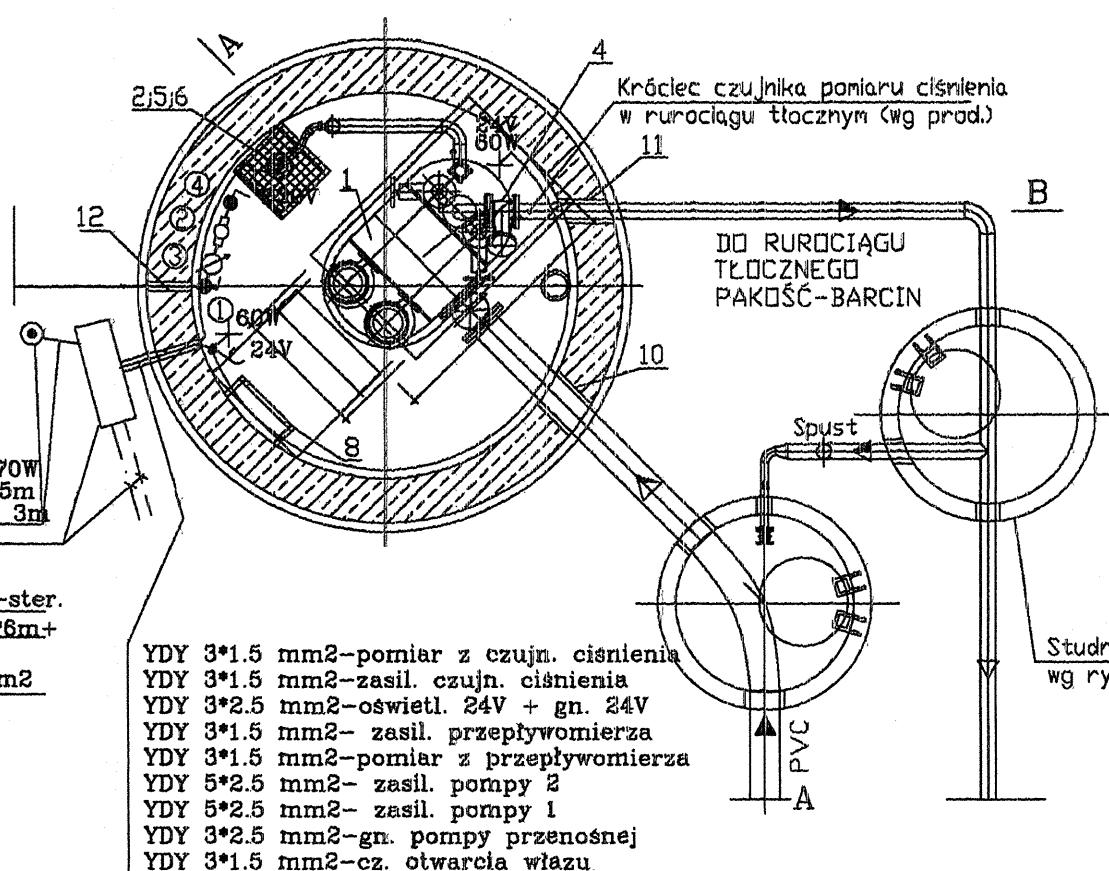

PRZEKRÓJ B-B

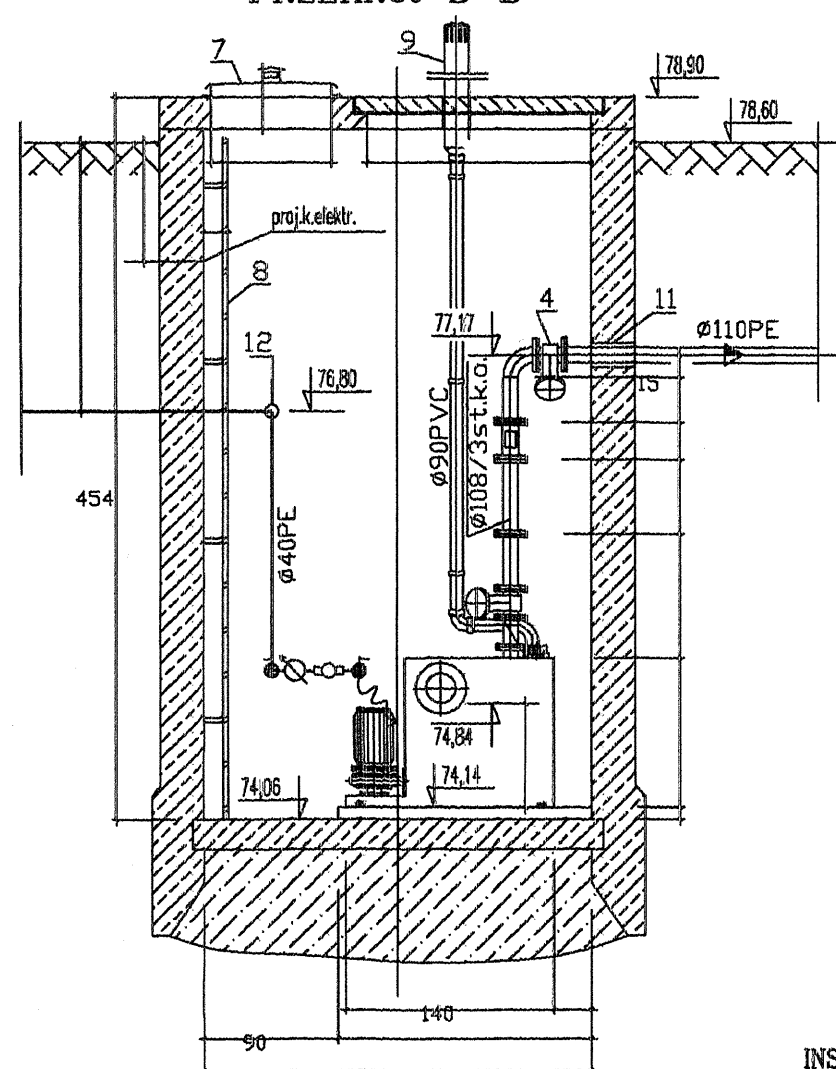

OZNACZENIA

- 1-Tłocznia systemu AWALIFT typ 1/2 z dwoma pompami o mocy 5,5kW z zintegrowaną armaturą zwrotną i odcinającą oraz systemowym układem pomiaru ciśnienia granicznego w rurociągu tłocznym kpl.1
- 2-Pompa przenośna z wyłącznikiem pływakowym DRENA 60 (LFP Leszno) szt.1
- 3-Przepływomierz elektromagnetyczny Ø100 kpl.1
- 4-Zasuwa kotłownicza Ø100 (HAWLE) szt.2
- 5-Zawór przelotowy kulowy DN 40 szt.1
- 6-Zawór zwrotny DN 40 szt.1
- 7-Właz stalowy k.o. z zamkiem i siłownikiem pneumatycznym 80x80cm z wentylacją (COROL) kpl.1
- 8-Drabina z rur kwadratowych 30x30x2 stal. k.o.długość L=430cm
- 9-Rura wywiewna Ø160PVC szt.1
- 10-Tuleja stalowa do wbetonowania Ø323,9/5,6 z (L wg proj. konstr.) z uszczelnieniem tańczuchowym INTEGRA typ LU7- 10 ogniw/przejsie kpl.1
- 11-Tuleja stalowa do wbetonowania Ø168,3/4 z (L wg proj. konstr.) z uszczelnieniem tańczuchowym INTEGRA typ LU4- 9 ogniw/przejsie kpl.1
- 12-Tuleja stalowa do wbetonowania Ø89,1/3,2 z (L wg proj. konstr.) z uszczelnieniem tańczuchowym INTEGRA typ LU3- 5 ogniw/przejsie kpl.1


INSTALACJA WODOCIĄGOWA

- ①Zawór odcinający kulowy Ø25 szt. 1
- ②Zawór antyskażeniowy Ø25 f-my Danfoss typ EA201NF szt 1
- ③Wodomierz skrzydełkowy IS10 Ø25 szt. 1
- ④Hydrant pożarowy wewnętrzny Ø25 z węzłem parciowym dł.4m i prądownicą kpl.1

INSTALACJE ELEKTRYCZNE

- 1.Przewody elektryczne w komorze, ułożyć na ścianie na uchwytach.
- 2.Od ściany do pomp, przewody ułożyć w korytku instalacyjnym.
- 3.Do oświetlenia zastosować oprawy w wykonaniu izolacyjnym na 24V.
- 4.Pozostałe instalacje zostaną wykonane w ramach dostawy urządzeń.

RZUT PŁYTY PRZYKRYWAJĄCEJ

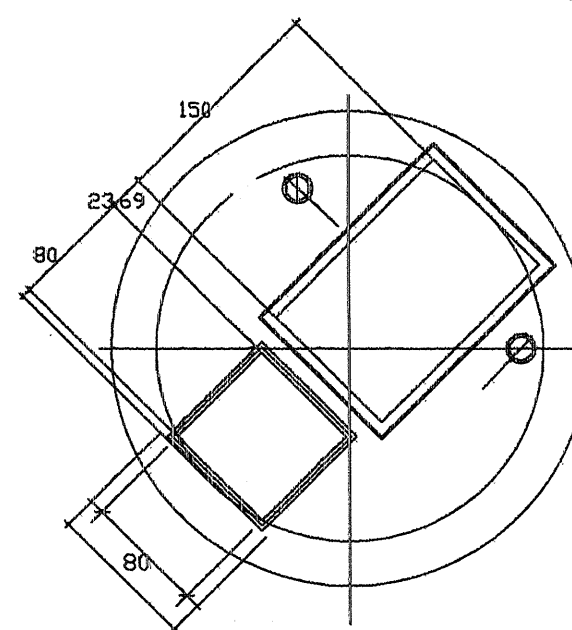UKŁAD SIECI "TT"
SZYBKIE WYŁĄCZENIE

PRZEPOMPOWNIA ŚCIEKÓW PS-2

SKALA 1:50

Firma Konsultacyjno-Projektowa Gospodarki Wodno-Ściekowej "W A D I S" Sp. z o.o. w Bydgoszczy, ul. Gajowej 99		Nr umowy:
Temat opracowania: PT kanalizacji ściekowej dla osiedla przy ul. Wyszyńskiego i ulic przyległych w Pakoścu		8/2007
Tytuł rysunku: PRZEPOMPOWNIA ŚCIEKÓW PS-2		Data: 10.2008r.
Projekt instalacji elektrycznych.		Skala: 1:50
Projektował: inż. Ryszard Augustyk	Inst.-ins. sieci i instalacje elektryczne	Bransza: elektr.
nr uprawnień: upr. nr ST 188/74		
Sprawił: mgr inż. Roman Kempa	Inst.-ins. sieci i instalacje elektryczne	Nr rys.: 2
nr uprawnień: upr. nr GT III-7210/14/77		

Proj. oprawa OCP-70W
na słupie stal. dł. 5m
+ YKY 3*4 mm² - 3m

Proj. szafa rozd.-ster.
Proj. uziom 3*620*6mm+
Fe/Zn 25*4 mm
Kabel YKY 5*10 mm²
- dł. 12 m

YDY 3*1.5 mm²-pomiar z czujn. ciśnienia
YDY 3*1.5 mm²-zasil. czujn. ciśnienia
YDY 3*2.5 mm²-oświetl. 24V + gn. 24V
YDY 3*1.5 mm²- zasil. przepływomierza
YDY 3*1.5 mm²-pomiar z przepływomierza
YDY 5*2.5 mm²- zasil. pompy 2
YDY 5*2.5 mm²- zasil. pompy 1
YDY 3*2.5 mm²-gn. pompy przenośnej
YDY 3*1.5 mm²-cz. otwarcia włazu

Studnia odpowietrznikowa
wg rys. szczegółowego