


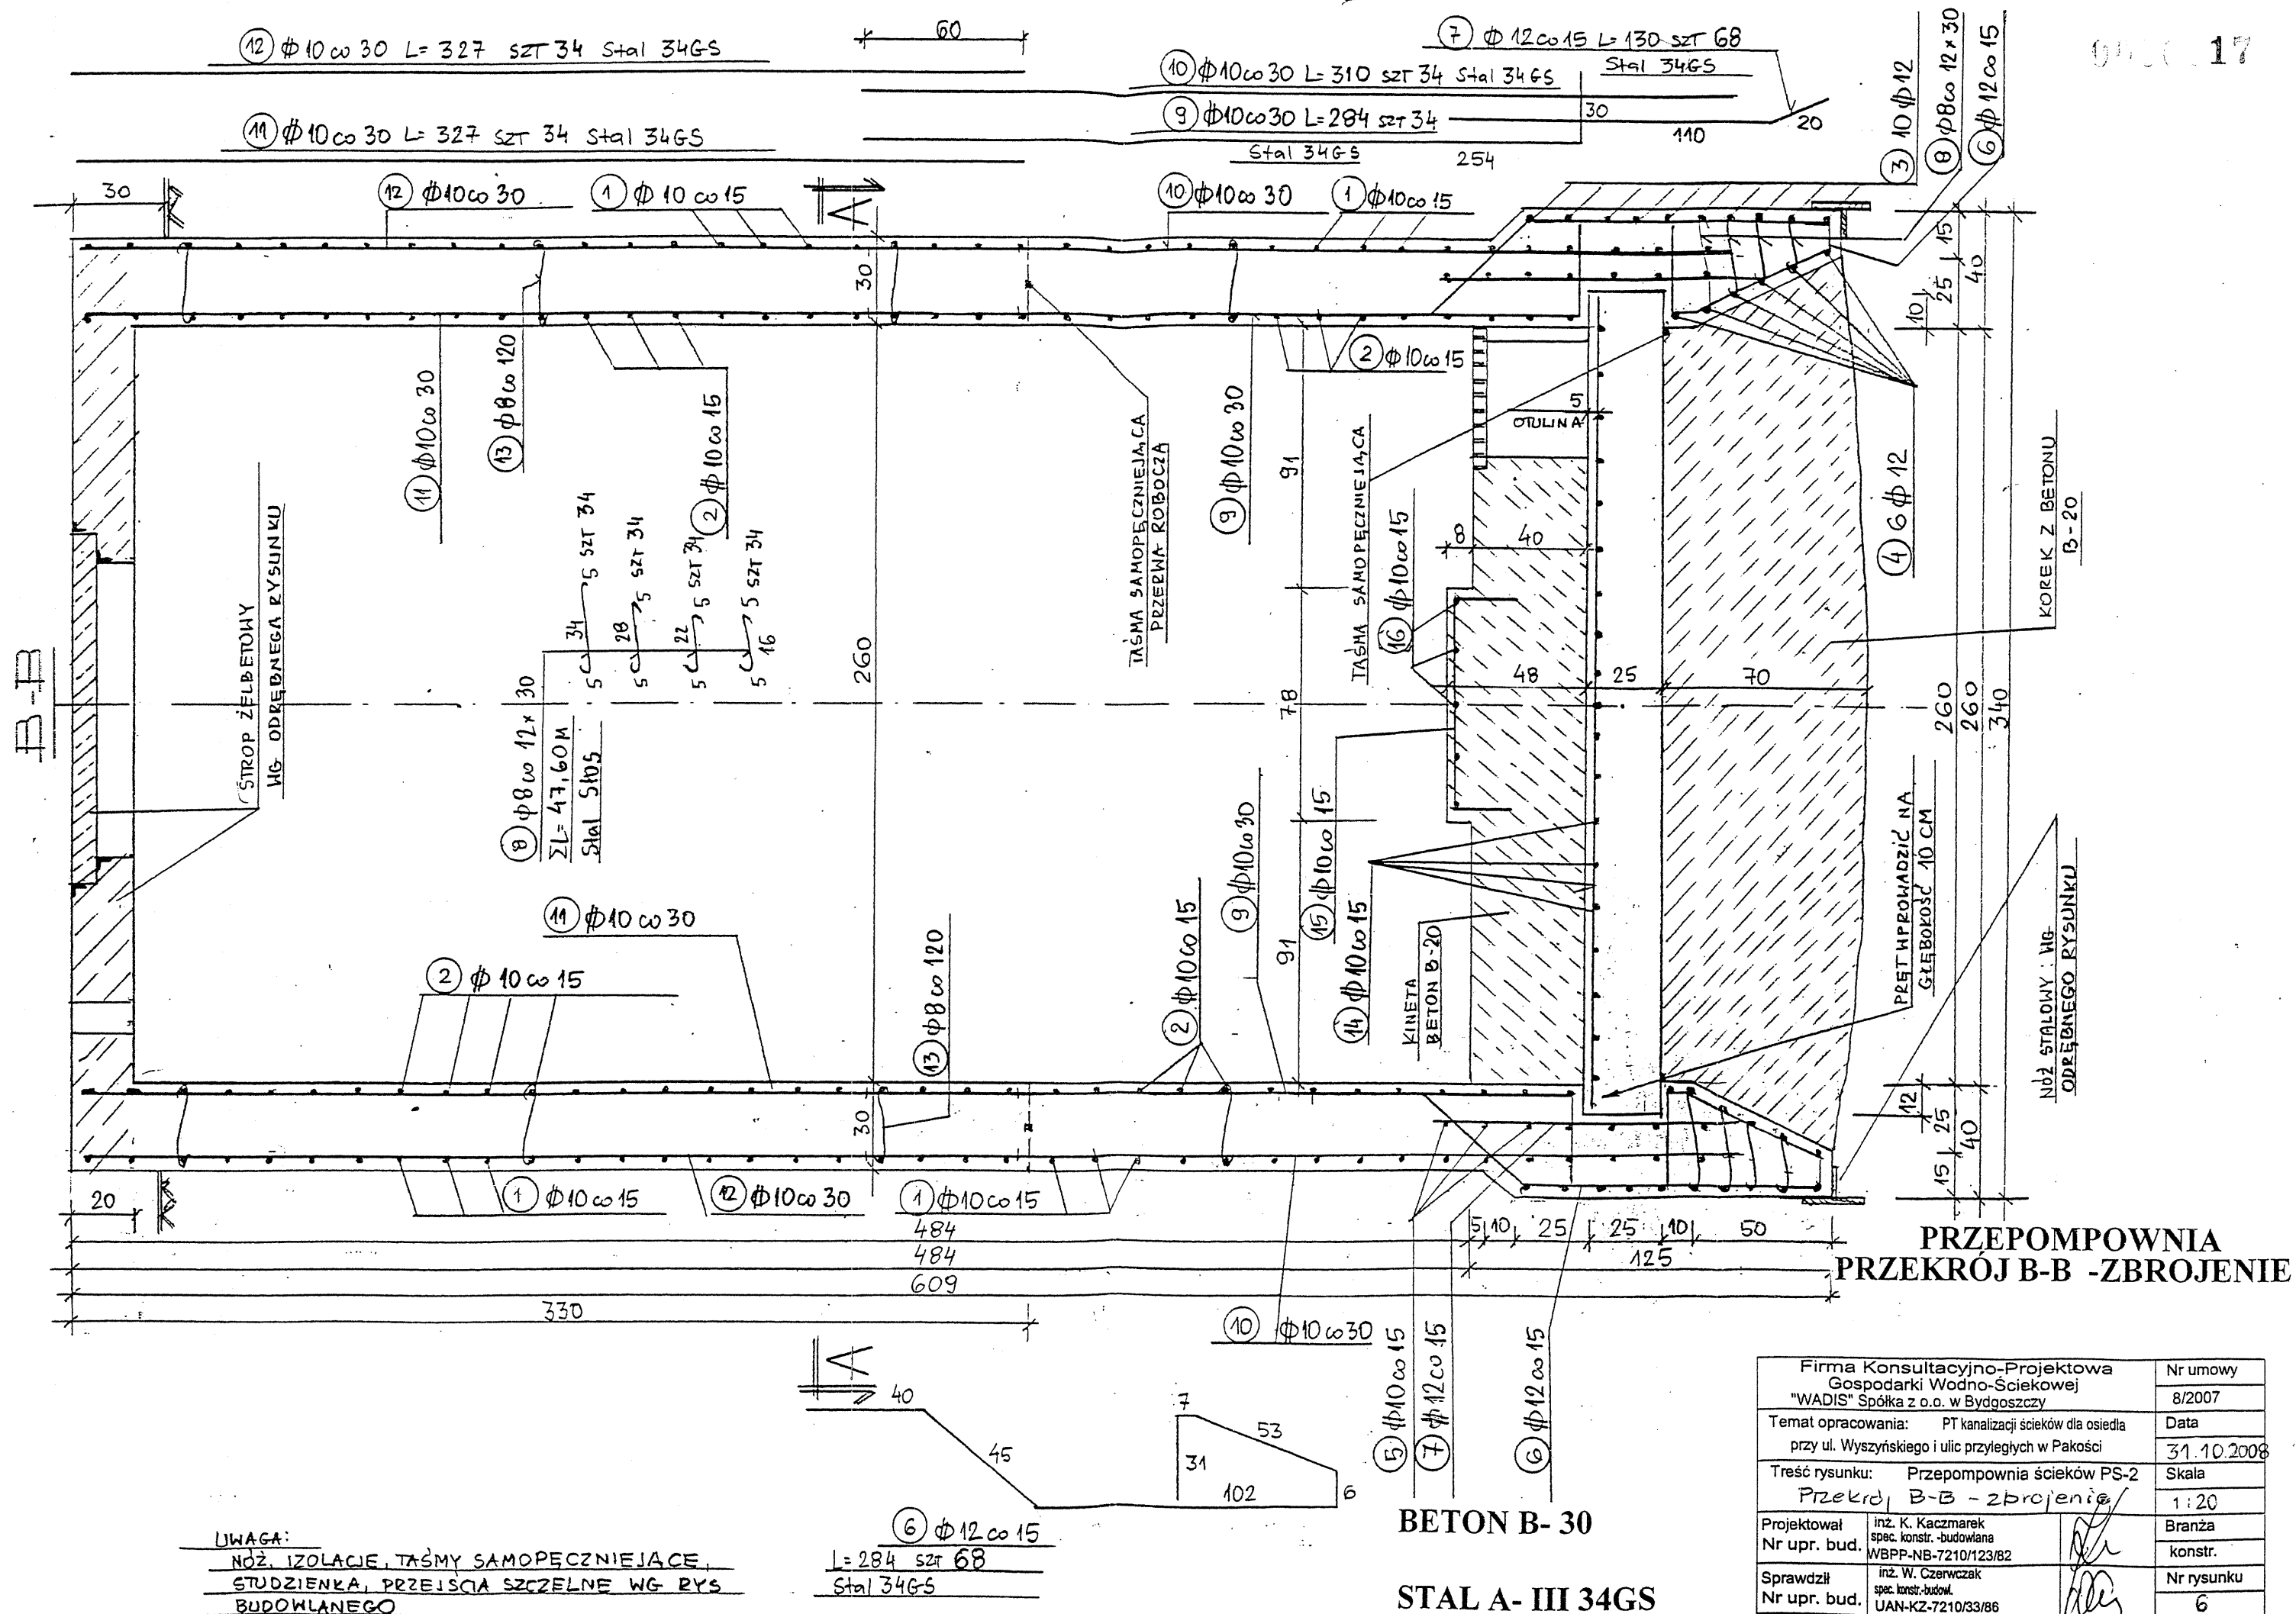

Firma Konsultacyjno-Projektowa Gospodarki Wodno-Ściekowej "WADIS" Spółka z o.o. w Bydgoszczy	Nr umowy 8/2007
Temat opracowania: PT kanalizacji ścieków dla osiedla przy ul. Wyszyńskiego i ulic przyległych w Pakości	Data 31.10.2008
Treść rysunku: Przepompownia ścieków PS-2 Przekrój B-B - zbrojenie	Skala 1:20
Projektował: inż. K. Kaczmarek spec. konstr.-budowlana Nr upr. bud. WBPP-NB-7210/123/82	Branża konstr.
Sprawdził: inż. W. Czerwczak spec. konstr.-budowl. Nr upr. bud. UAN-KZ-7210/33/86	Nr rysunku 6