


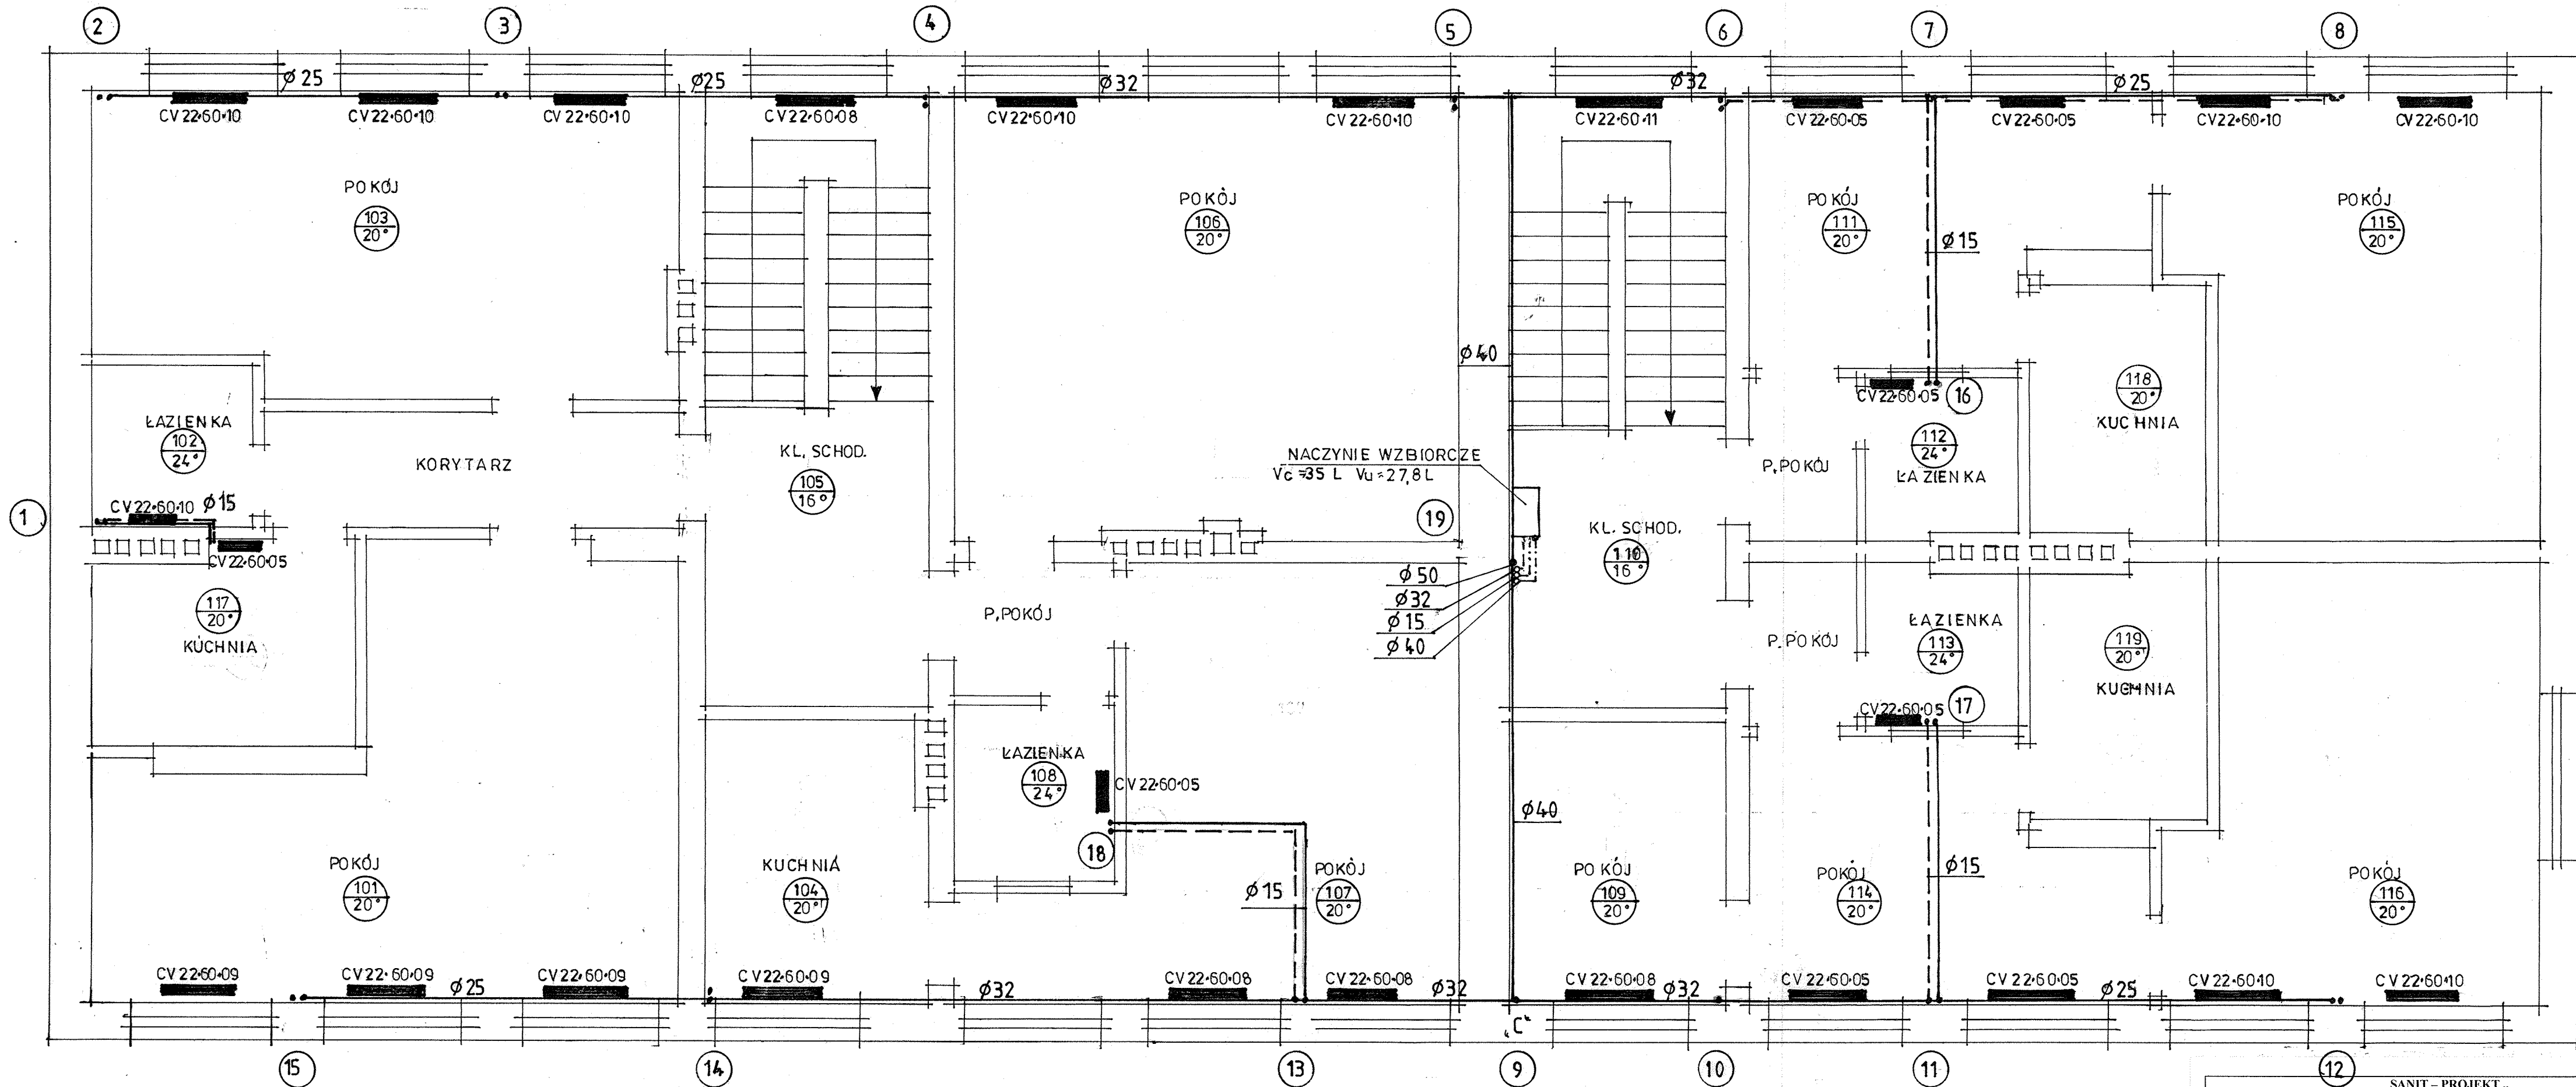

„SANIT – PROJEKT” Projektowanie i Nadzór Sieci i Instalacji Sanitarnych			
Stadium: P.T.	WEWNĘTRZNA INSTAL. C.O. + KOTŁOWNIA WBUĐOWANA		
Obiekt:	ADAPTACJA SZKOŁY NA LOKALE MIESZKALNE		
Lokalizacja:	RADŁOWO DZ. NR 161/1, 168/6 GM. PAKOŚĆ		
Inwestor:	URZĄD MIEJSKI - PAKOŚĆ		
Temat rys.:	RZUT PIĘTRA		
Skala: 1 : 50	SPRAWDZAJĄCY	PROJEKTANT data: 30.11.2009 Andrzej Dybicz Nr upr. WBPP-NB-7210/11/81	Nr rys.: 4