




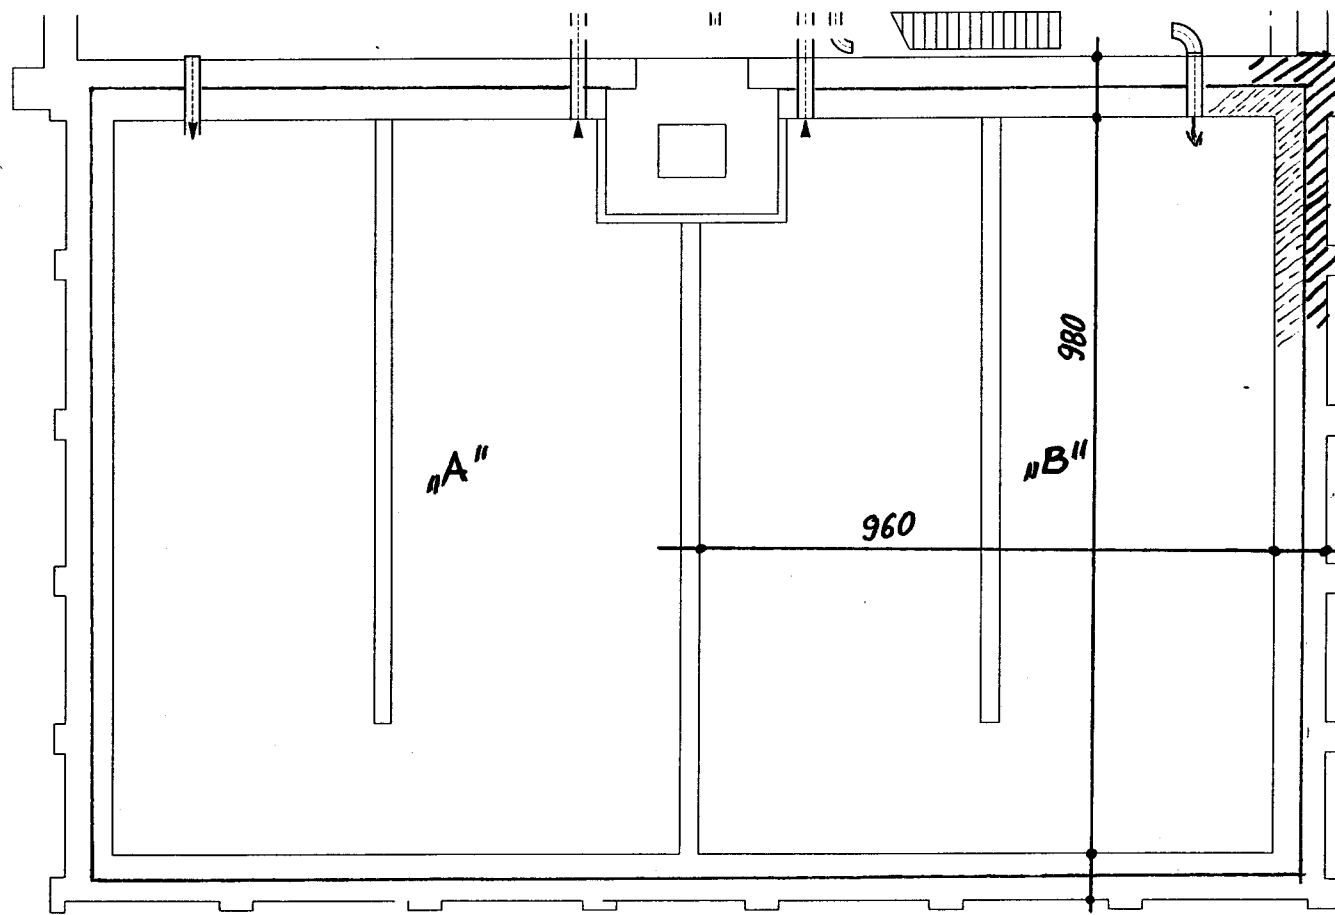


RZUT ZBIORNIKA WODY CZYSZEJ
SKALA 1:100

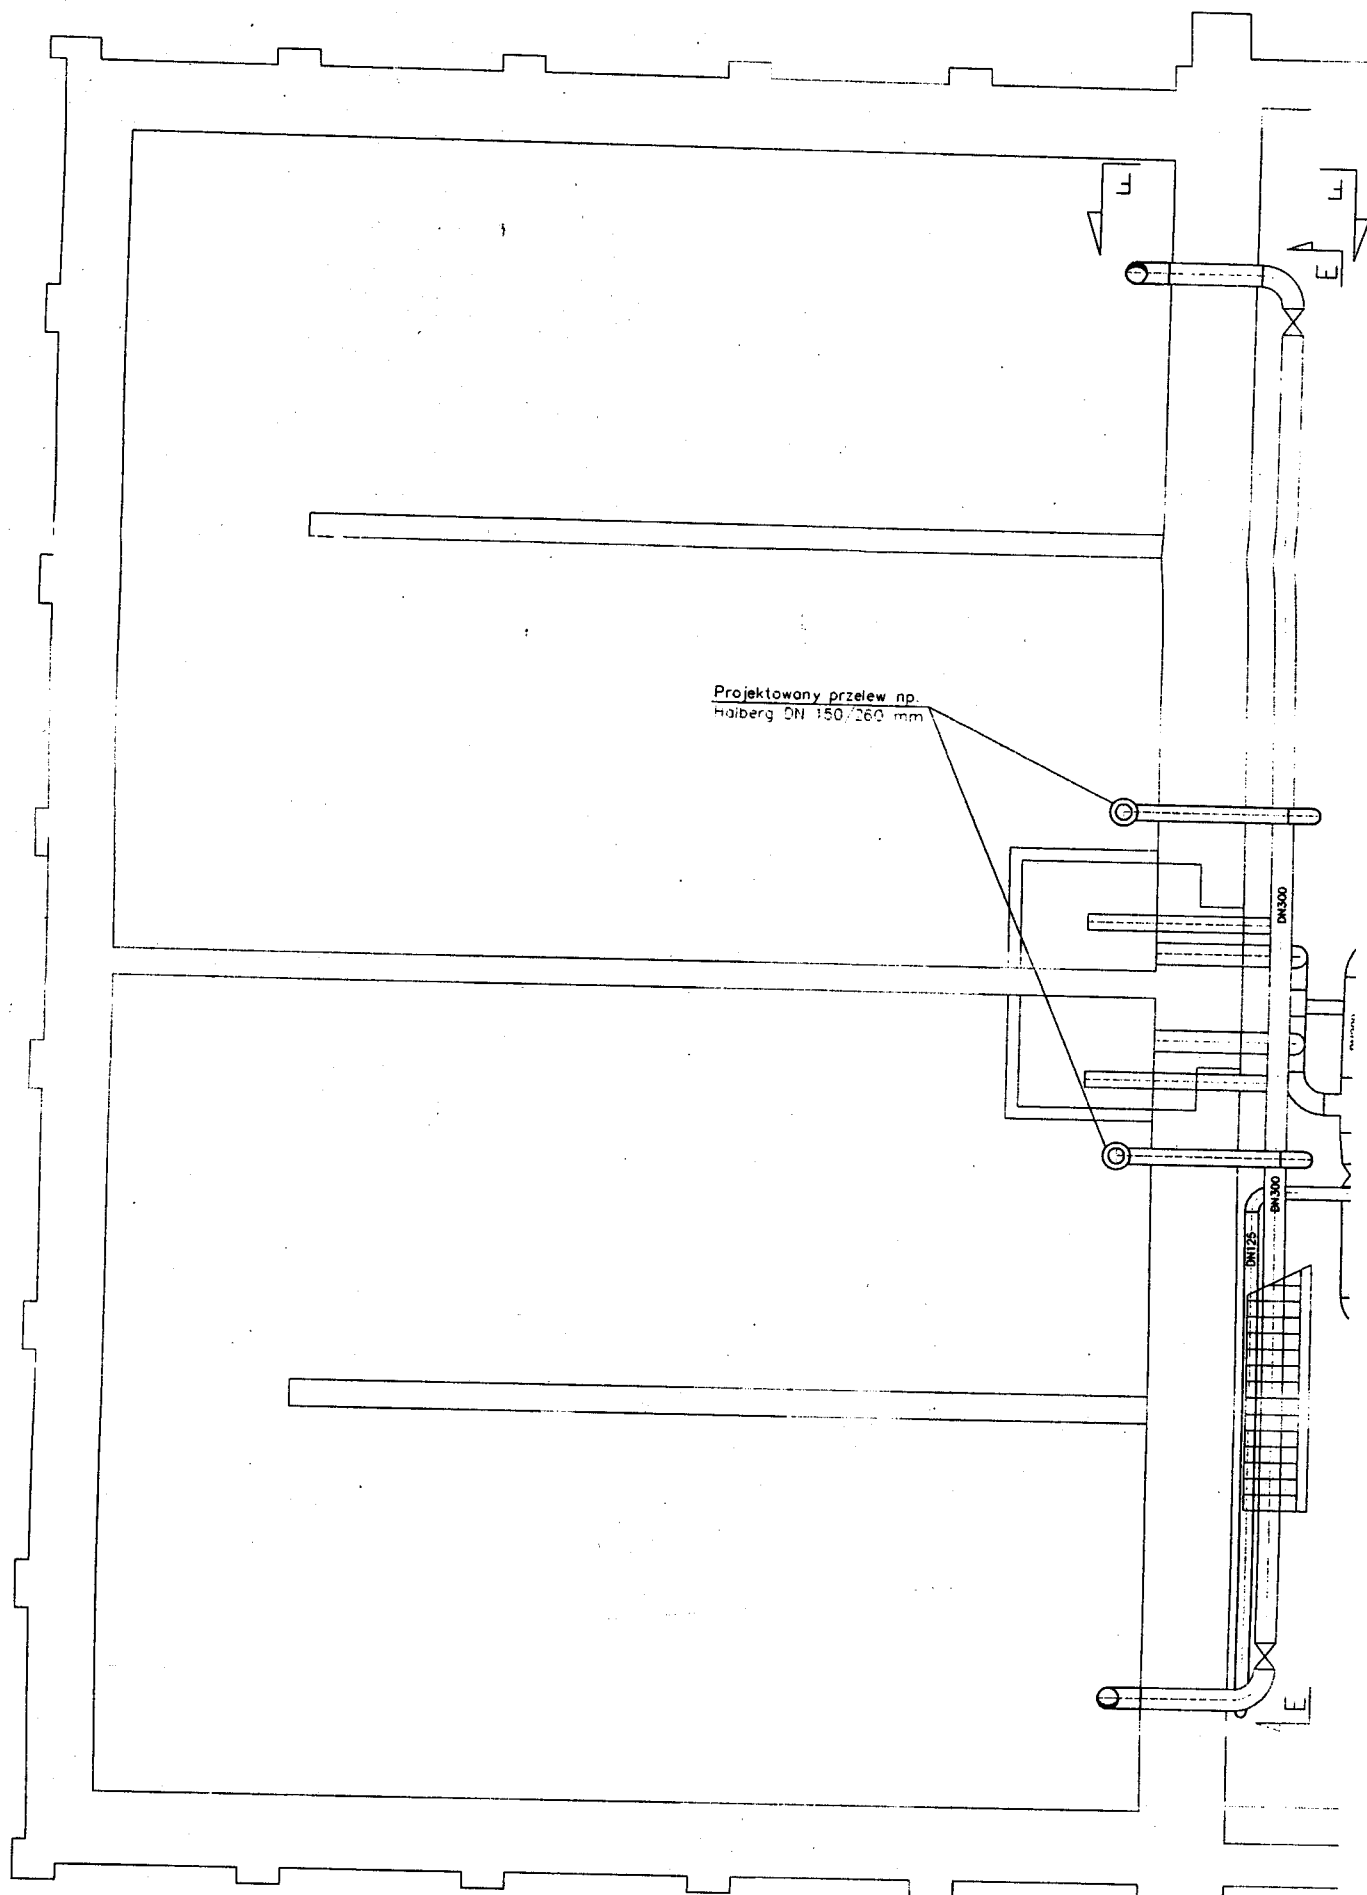

cz. I.

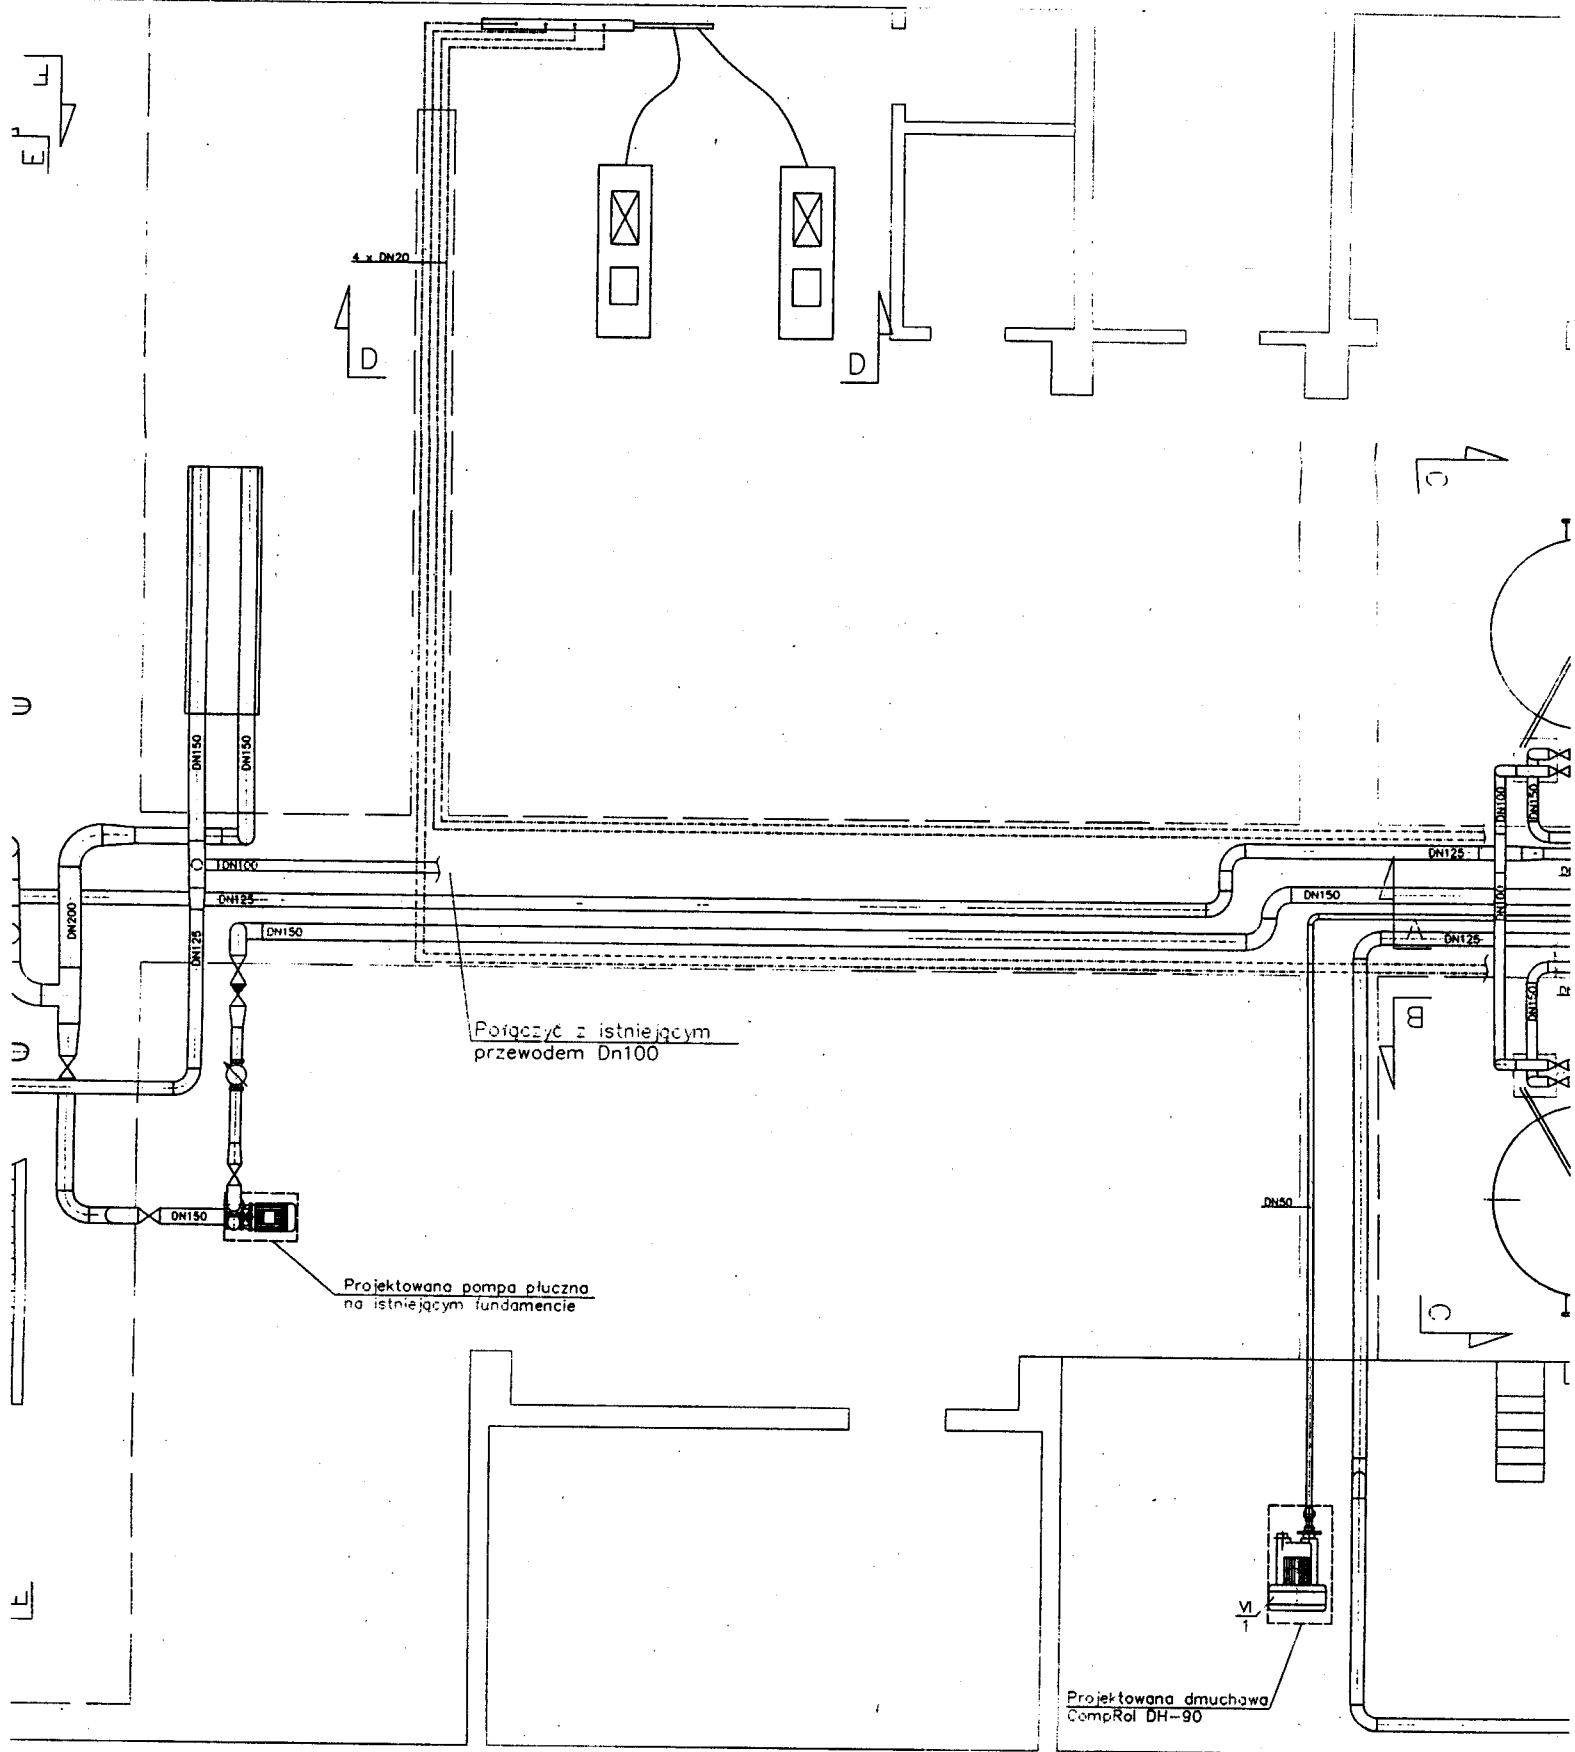

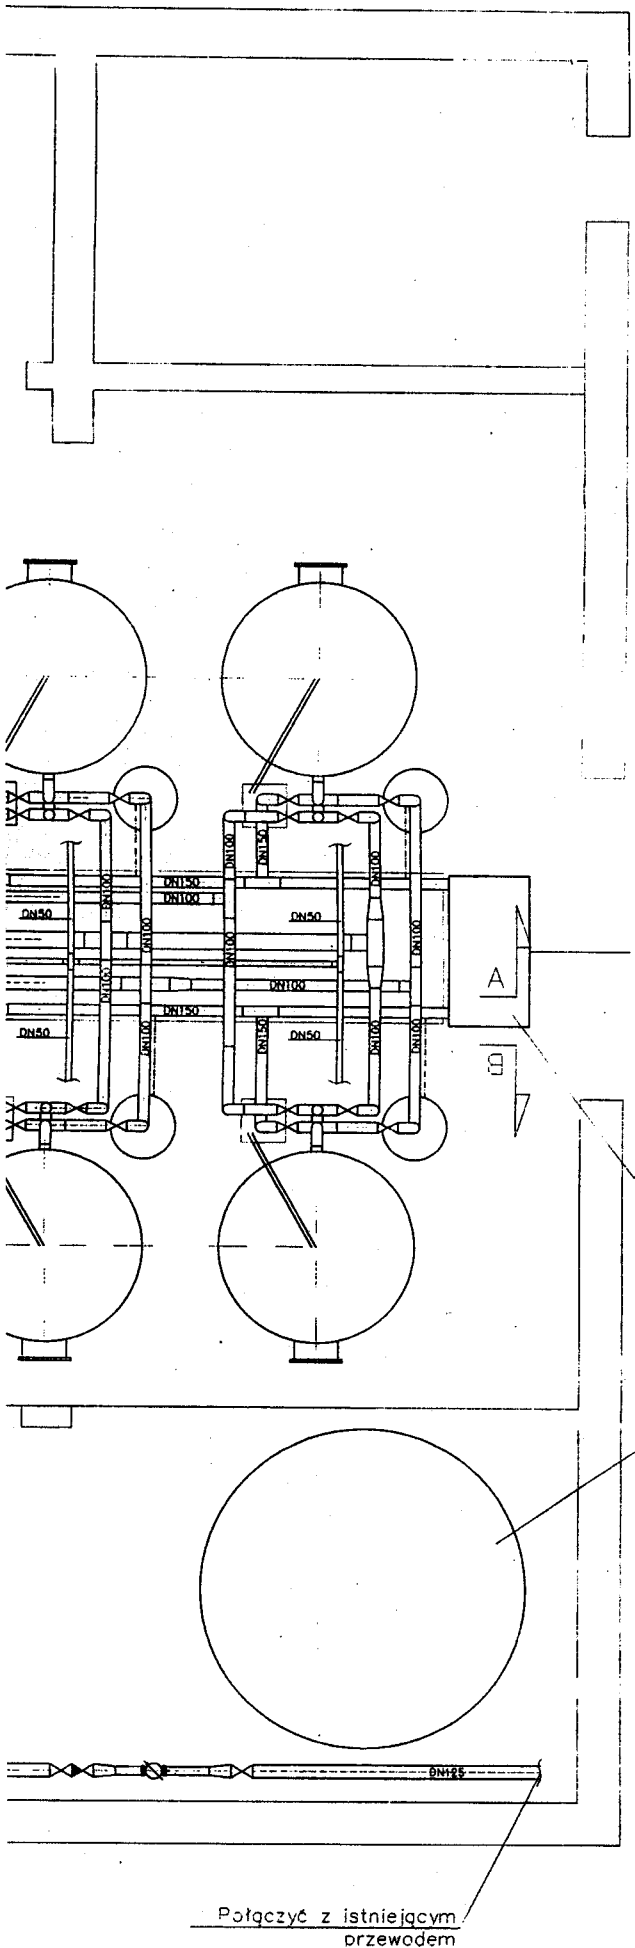

Osadnik wstępny

Zbiornik wody surowej
przewidziany do likwidacji

Połączyć z istniejącym
przewodem

STARGO
Wydanie
Budowlany
W H. 1000/1000

uzgodniono w zakresie wymagań higienicznych
zdrowotnych decyzją - postanowieniem organu
Państwowego Powiatowego Inspektora Sanitarnego
Inowrocławiu z dnia 22.01.2007
nr 40-4-22/1704
tak: N.N.Z.


25.10.2007
[Signature]

Inwestor: P.U.G. Sp. z o.o. ul. Inowrocławska 14, 88-170 Pakość				
Jednostka autorska "HYDROTERM" Krzysztof Chudy Bydgoszcz ul. Startowa 5				
Członek: STACJA UZDATNIANIA WODY W PAKOŚCI UL. INOWROCŁAWSKA	Faza: P.B.	Skala: 1:50	Brzoza: WOD-KAN	Nr rys. 1
	Nazwisko Autor: inż. Józef Malecki Upr. bud. do projektowania instalacji urządzeń sanitarnych nr upr. 1393/75/89			
Treść rys.: RZUT BUDYNKU SUW	Opracował:	mgr inż. Wojciech Kabaciński		
	Sporządził:	inż. Szymon Pawlak Upr. bud. do projektowania instalacji urządzeń sanitarnych bez upr. nr upr. KUP/0157/PWOS/06		
Data: kwiecień 2007				

Cz.III

inwestor: P.U.G. Sp. z o.o. ul. Inowrocławska 14, 88-170 Pakość
 STAROSTWO POWIATOWE
 Wydział Architektury
 Jednostka autorska: "HYDROTERM" Krzysztof Chudy Bydgoszcz
 w Inowrocławu


Obiekt: STACJA UZDATNIANIA WODY W PAKOŚCI UL. INOWROCŁAWSKA	Faza: P.B.	Skala: 1:500	Brzoza: WOD-KAN	Nr rys.: 1a
	Projektował: inż. Józef Małecki Upr. bud. do projektowania instalacji i urządzeń sanitarnych nr upr. 1393/75/8g	Podpis		
Treść rys.: PLAN SYTUACYJNO - WYSOKOŚCIOWY	Sprawdził:	mgr inż. Wojciech Kabaciński		
	inż. Szymon Pawlak Upr. bud. do projektowania instalacji i urządzeń sanitarnych bez ogr. nr upr. KUP/0157/PWOS/06			
Data: kwiecień 2007				

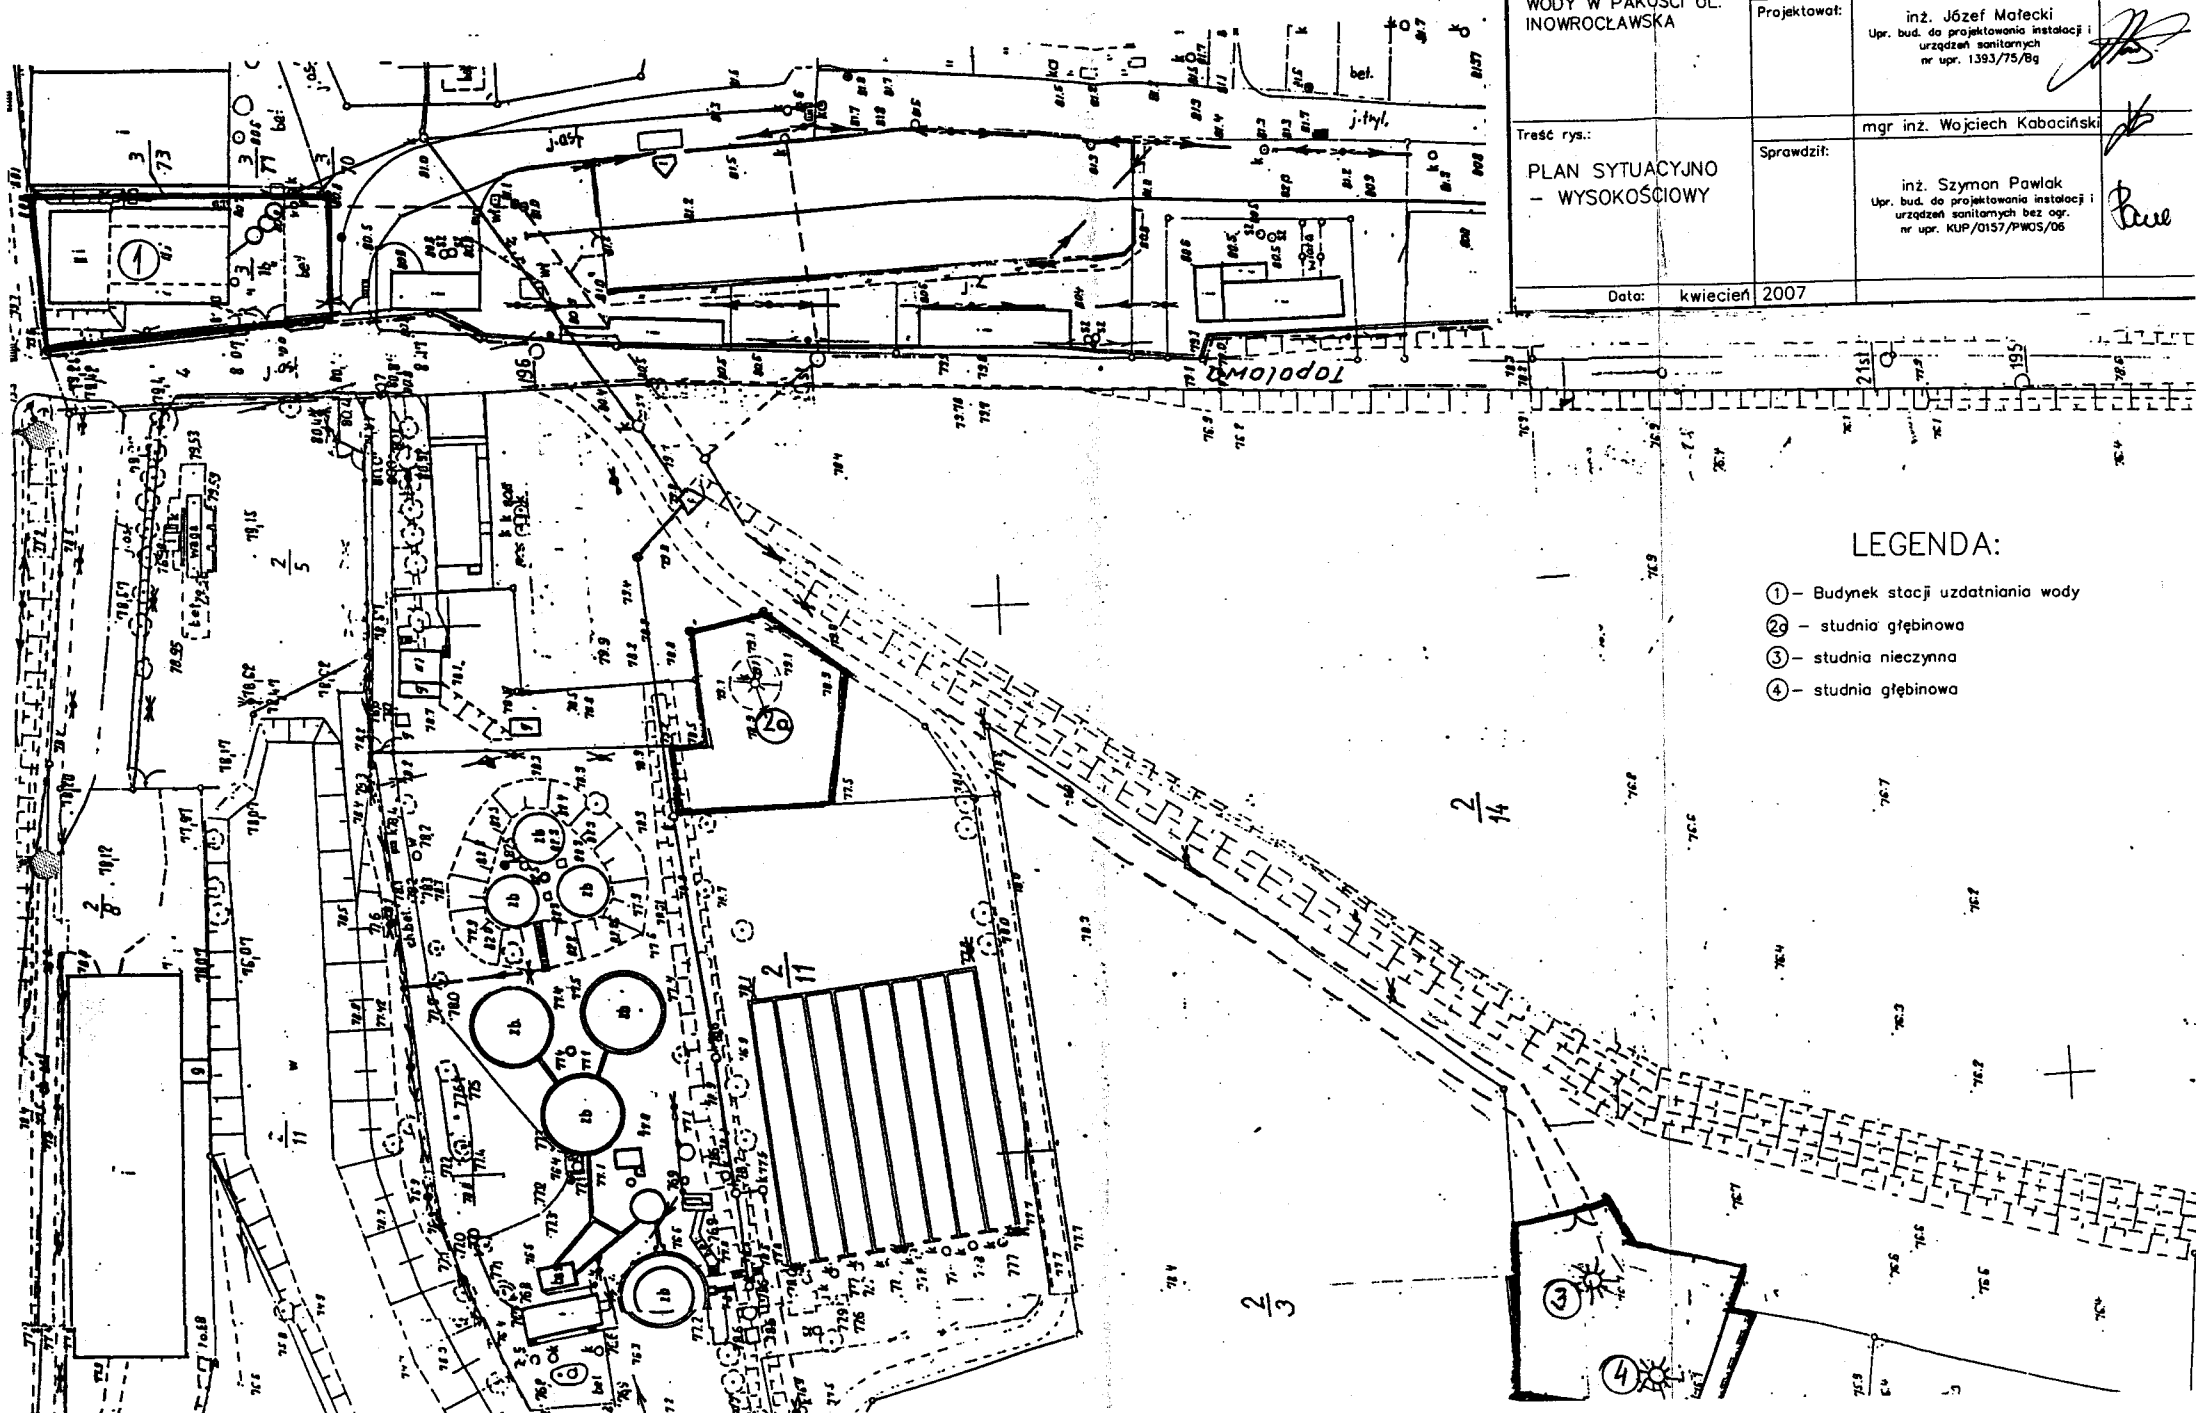


LEGENDA:

- ① - Budynek stacji uzdatniania wody
- ② - studnia głębinowa
- ③ - studnia nieczynna
- ④ - studnia głębinowa

PRZEKRÓJ "A-A"

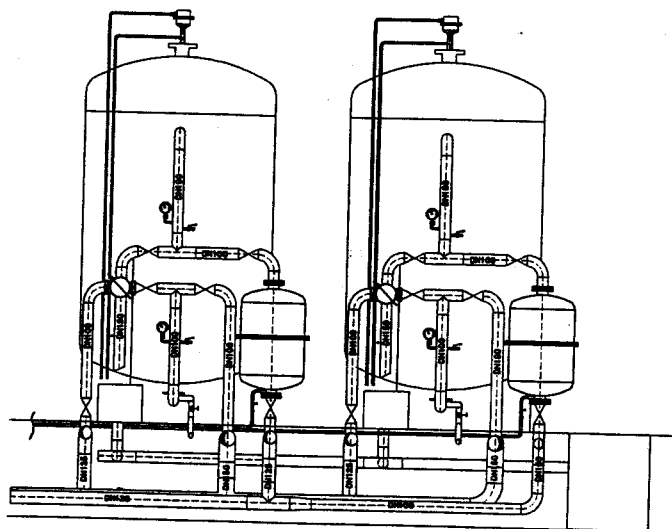


PRZEKRÓJ "B-B"

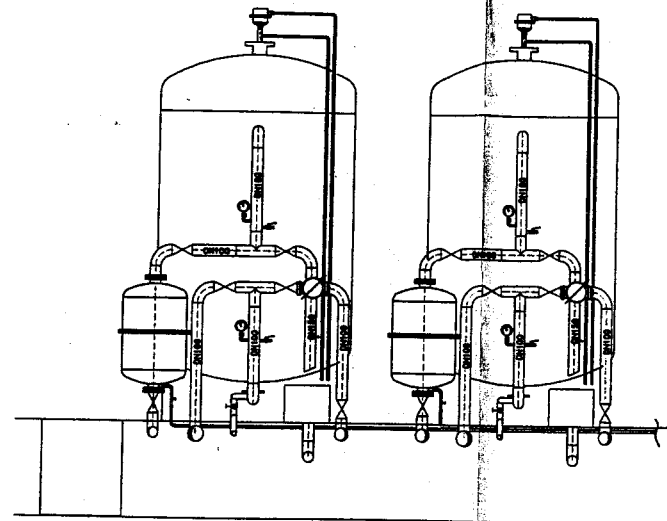


STAROSTWO POWIATOWE
Wydział Architektury
Budownictwa i Inwestycji
w Inowrocławiu

Inwestor: P.U.G. Sp. z o.o. ul. Inowrocławska 14, 88-170 Pakość				
Jednostka autorska "HYDROTERM" Krzysztof Chudy Bydgoszcz ul. Startowa 5				
Objekt: STACJA UZDATNIANIA WODY W PAKOŚCI UL. INOWROCŁAWSKA	Faza: P.B.	Skala: 1:50	Branża: WOD-KAN	Nr rys.: 2
	Nazwisko			Podpis
	Autor: inż. Józef Małcki Upr. bud. do projektowania instalacji i urządzeń sanitarnych nr upr. 1393/75/Bg			
Treść rys.: Przekrój A-A, Przekrój B-B	Opracował:	mgr inż. Wojciech Kabaciński		
	Sprawdził:	inż. Szymon Pawlak Upr. bud. do projektowania instalacji i urządzeń sanitarnych bez ogr. nr upr. 10157/PWOS/08		
Data: kwiecień 2007				

PRZEKRÓJ "C-C"

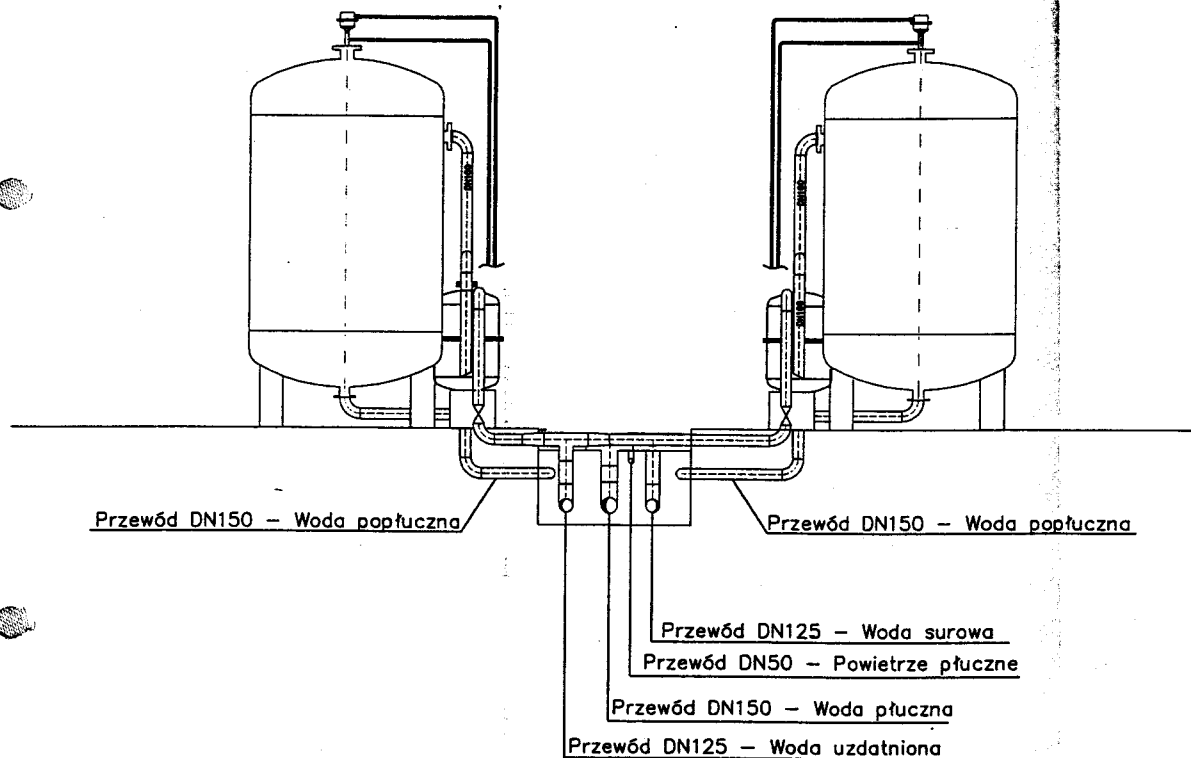


PRZEKRÓJ "D-D"

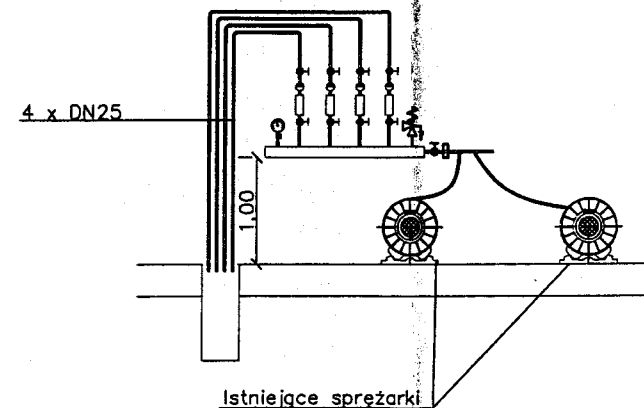


Inwestor: P.U.G. Sp. z o.o. ul. Inowrocławska 14, 88-170 Pakość				
Jednostka autorska "HYDROTERM" Krzysztof Chudy Bydgoszcz ul. Startowa 5				
Obiekt: STACJA UZDATNIANIA WODY W PAKOŚCI UL. INOWROCŁAWSKA	Faza: P.B.	Skala: 1:50	Branża: WOD-KAN	Nr rys.: 3
		Nazwisko		Podpis
Treść rys.: Przekrój C-C, Przekrój D-D	Autor:	inż. Józef Małeckie Upr. bud. do projektowania instalacji i urządzeń sanitarnych nr upr. 1393/73/Bg		
		mgr inż. Wojciech Kabaciński		
	Sprawdził:	inż. Szymon Pawlak Upr. bud. do projektowania instalacji i urządzeń sanitarnych bez ogr. nr upr. KUP/0157/PWOS/06		
		Data: kwiecień 2007		


PRZEKRÓJ
"E-E"

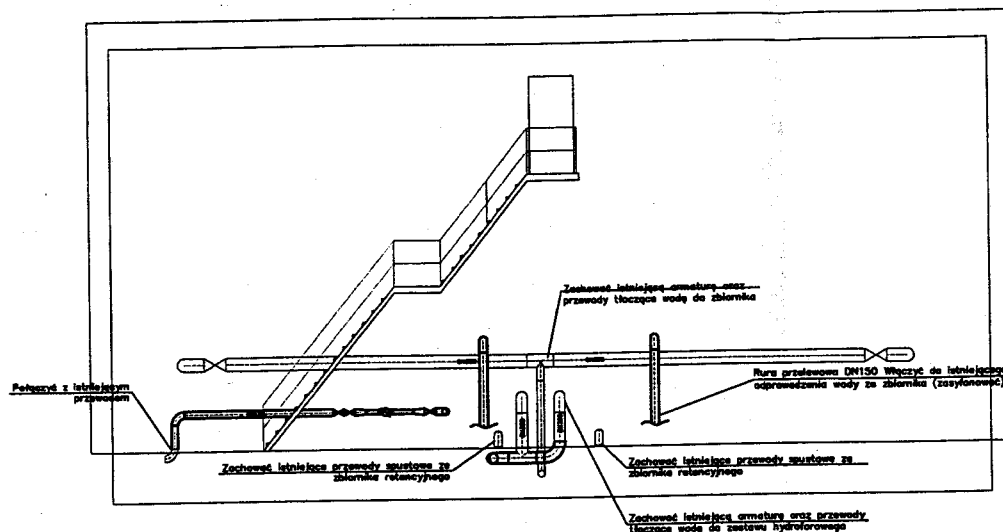


PRZEKRÓJ
"F-F"

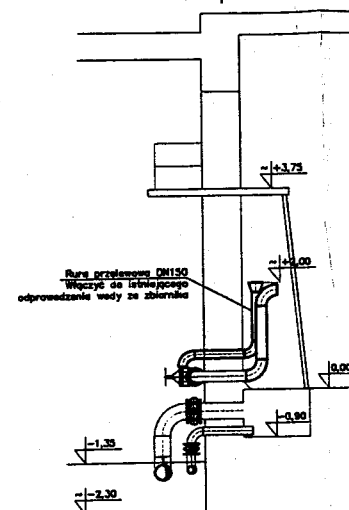


skala 1:100

 P.U.G. Sp. z o.o. ul. Inowrocławska 14, 88-170 Pakość				
Jednostka autorska "HYDROTERM" Krzysztof Chudy Bydgoszcz ul. Startowa 5				
Objekt: STACJA UZDATNIANIA WODY W PAKOŚCI UL. INOWROCŁAWSKA	Faza: P.B.	Skala: 1:100	Branża: WOD-KAN	Nr rys.: 4
	Autor:	Nazwisko		Podpis
		inż. Józef Mafecki Upr. bud. do projektowania instalacji i urządzeń sanitarnych nr upr. 1383/75/Bg		
Treść rys.: Przekrój E-E, Przekrój F-F	Opracował:	mgr inż. Wojciech Kabaciński		
	Sprawdził:	inż. Szymon Pawlak Upr. bud. do projektowania instalacji i urządzeń sanitarnych bez ogr. nr upr. KUP/0157/PWOS/06		
Data: kwiecień 2007				

SCHEMAT TECHNICZNY SPŁYWU PAKOŚCI PRZETWÓRZENIA

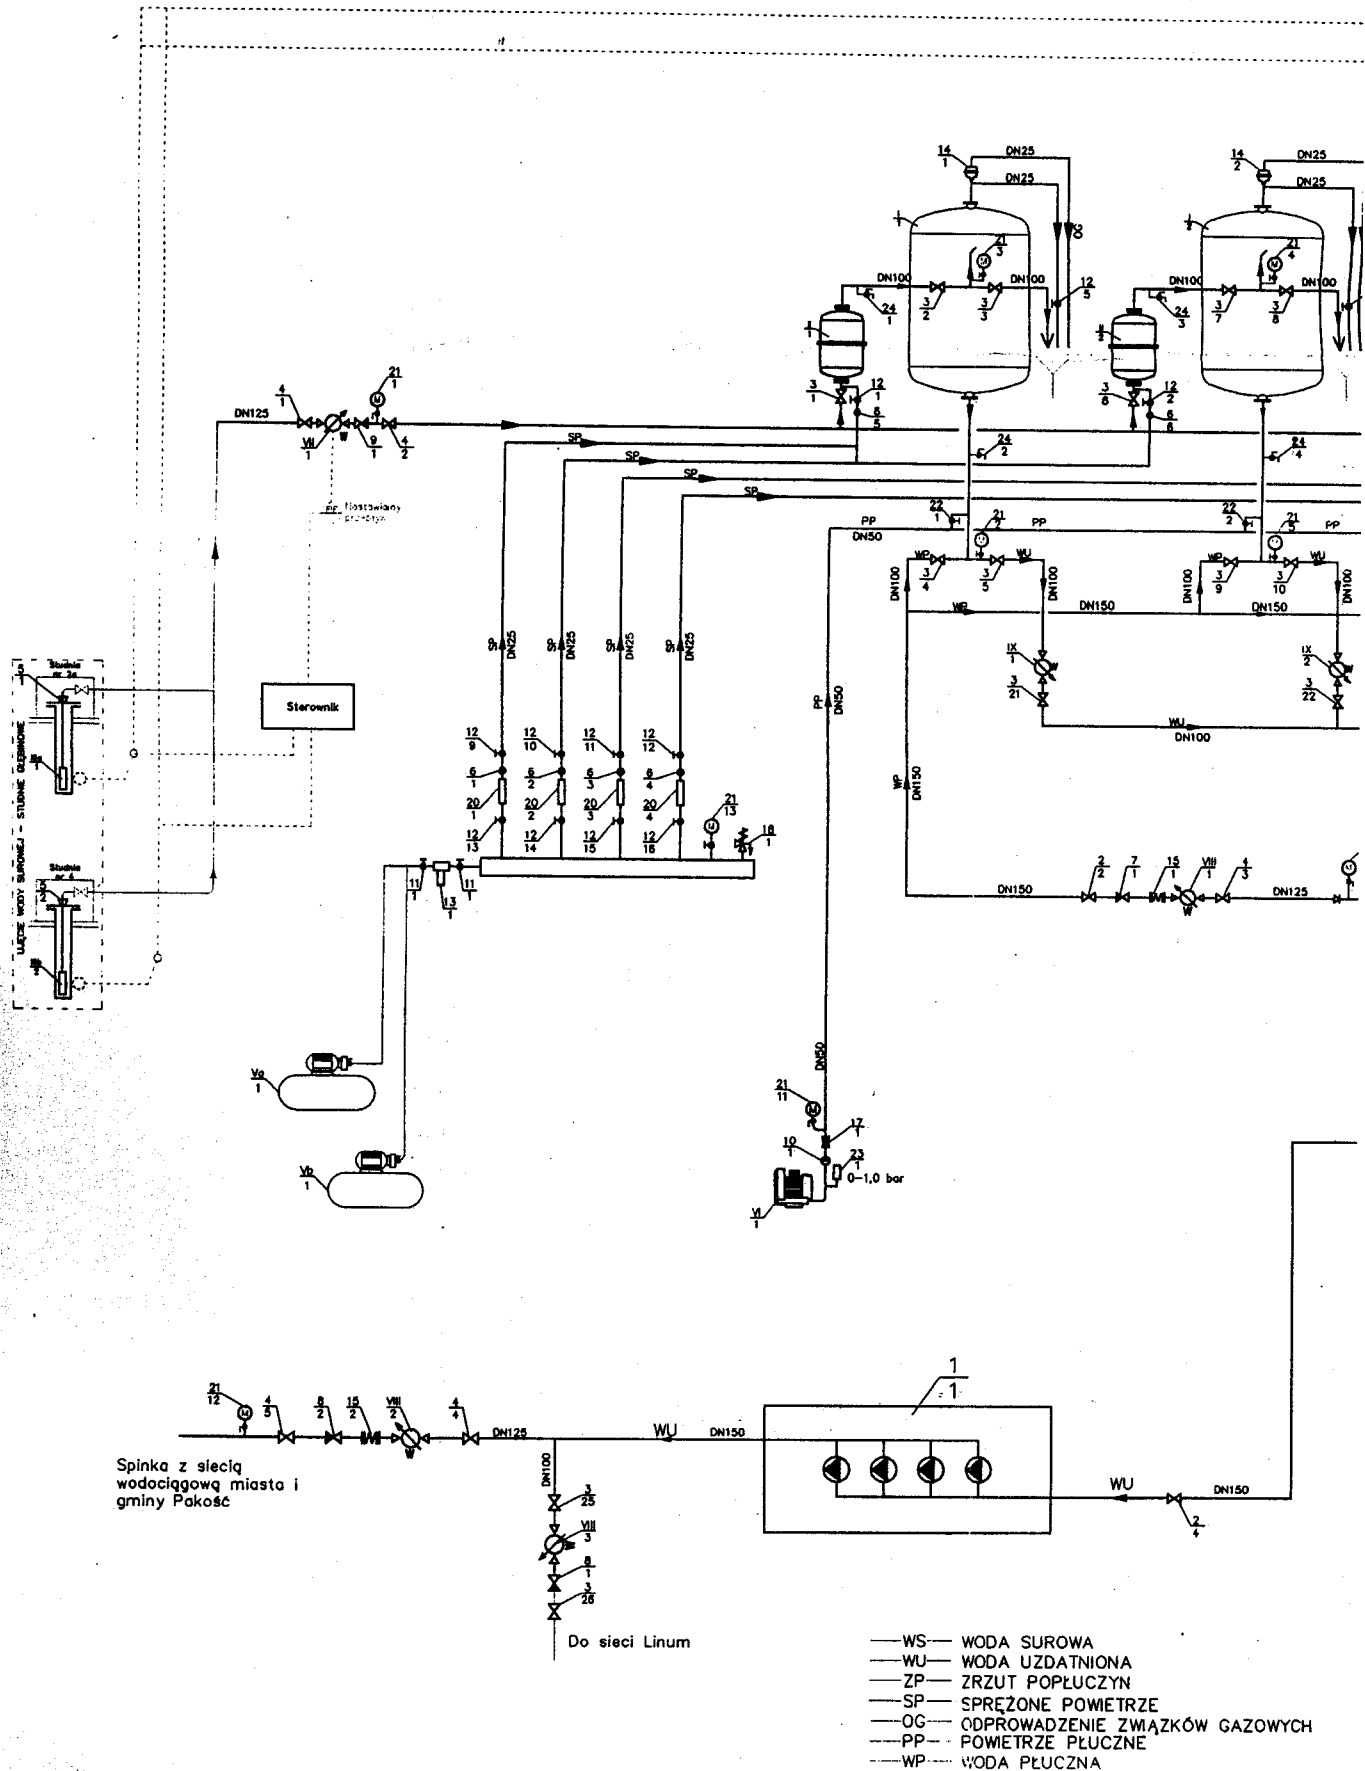



Wysokość całkowita zbiornika
 $H_c = 6,6\text{m}$

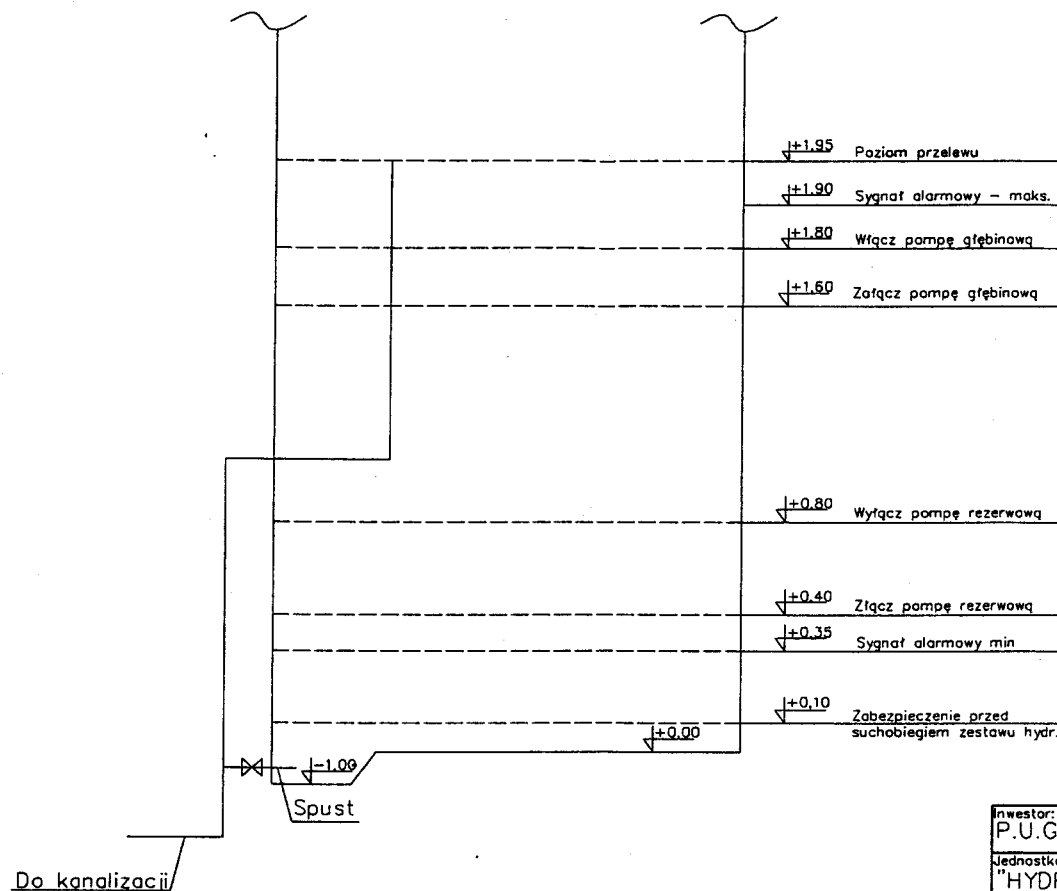

SUW ul. Inowrocławska

 Schemat wykonania wodowskazu dla zbiornika (wykonanie indywidualne)

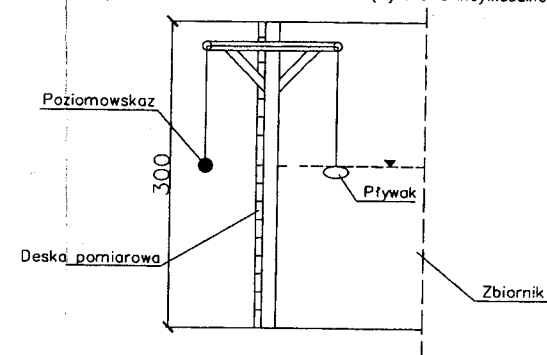

Inwestor: P.U.G. Sp. z o.o. ul. Inowrocławska 14, 88-170 Pakość				
Jednostka autorska "HYDROTERM" Krzysztof Chudy Bydgoszcz ul. Startowa 5				
Obiekt: STACJA UZDATNIANIA WODY W KOŚCIELCU KUJAWSKIM	Faza: P.B.	Skala: —	Branża: WOD-KAN	Nr rys.: 6
		Nazwisko		Podpis
	Autor:	inż. Józef Mafecki Upr. bud. do projektowania instalacji i urządzeń sanitarnych nr upr. 1393/73/Bg		
Treść rys.: Schemat sterowania poziomymi zbiornika	Opracował:	mgr inż. Wojciech Kabaciński		
	Sprawdził:	inż. Szymon Pawlak Upr. bud. do projektowania instalacji i urządzeń sanitarnych bez ogr. nr upr. KUP/0157/PWOS/06		
Data: kwiecień 2007				